

<p><건축></p> <ol style="list-style-type: none"> 1. 천정: 흡음텍스 철거 후 보수 2. 벽: 벽체 신설 장식 공사(흡음재) 도장 공사 기존 우드 블라인드 철거 후 신설 복도면 창호 시트 3. 바닥: 디렉스타일 부분 보수 악세스 청소 및 왁싱 	<p><전기></p> <ol style="list-style-type: none"> 1. 전열 배선 2. 시스템박스 이전설치 3. 전등배선 4. 분전함 신규설치 5. 콘센트 10 신설(신규공간) 6. 평판등 3개 교체 7. 냉/난방기 회로분리 	<p><통신></p> <ol style="list-style-type: none"> 1. 통신배선 2. 시스템박스 이전설치 3. 빔스크린 이동설치 <p>17,860</p> <p><소방></p> <ol style="list-style-type: none"> 1. 자탐공사
--	--	--

PROJECT



부천대학교

NAME OF DRAWING

부천대학교
사맛층

NOTE

DATE ▲ REVISIONS ▲ NO

한길관

DESIGNED BY

CHECKED BY

APPROVED BY


CONSULTANTS

SCALE 1/80

DATE 2020.04

DWG. NO 48

SHEET NO I-48

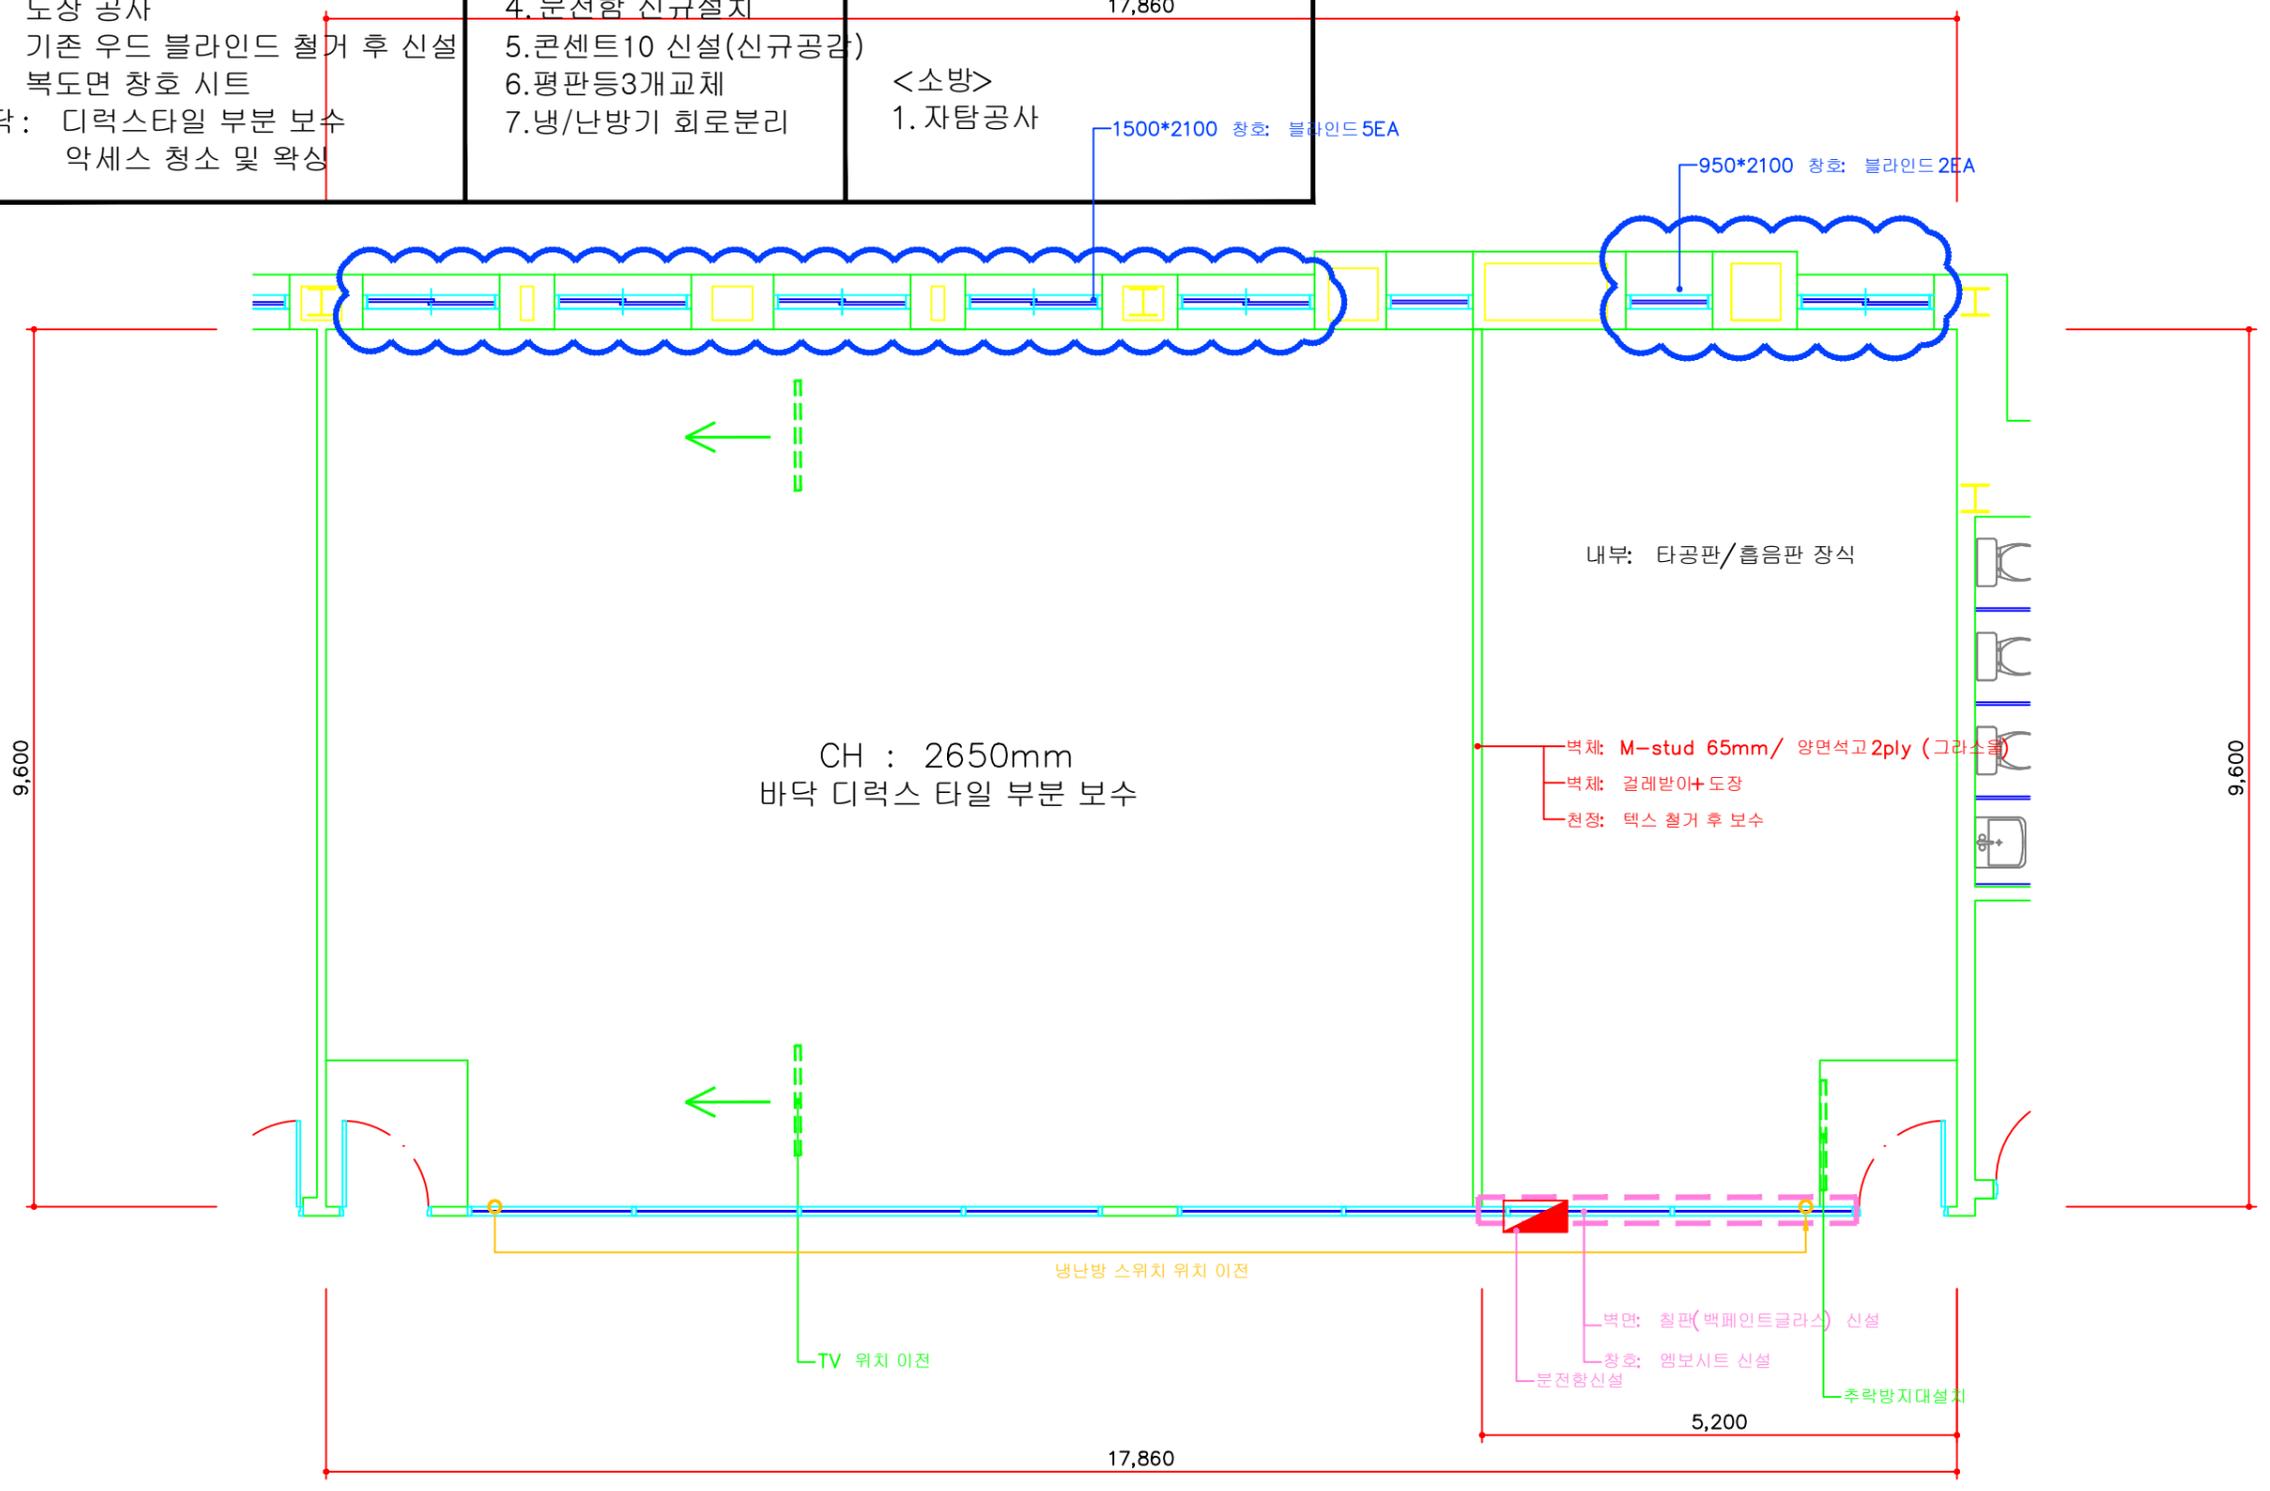

1 한길관 E0615_미디어 마케팅 창의 실습실 평면도